

เอกสารนี้เป็นเอกสารของ
สำนักงานคณะกรรมการป้องกันและปราบปรามการทุจริตในภาครัฐ แห่งประเทศไทย


PROJECT | ภาคสำเนา
เอกสารสำคัญ (ส่วนต่อเติม)
09.03.61


สำนักงานคณะกรรมการป้องกันและปราบปรามการทุจริตในภาครัฐ แห่งประเทศไทย
Office of Public Sector Anti-Corruption Commission (PACC)



ສາງຢັບປູ້ແນະນາງ		ຮາຍກາວຮັດຄຸນ	
ລາຍການ	ລາຍການ	ລາຍການ	ລາຍການ
F1	ສິນ ໂພນພັນ ໂພນພັນ	ຮັດ ລັດ ລັດ	ຮັດ ລັດ
F2	ໂລ ແລ ແລ	ໂລ ແລ ແລ	ໂລ ແລ ແລ
F3	ໂລ ແລ ແລ	ໂລ ແລ ແລ	ໂລ ແລ ແລ
F4	ໂລ ແລ ແລ	ໂລ ແລ ແລ	ໂລ ແລ ແລ
F5	ໂລ ແລ ແລ	ໂລ ແລ ແລ	ໂລ ແລ ແລ
A1-01	ລາງນໍ້າແນບ ລາກທາງຂອງຄອນແນມ	ຮາຍກາວຮັດຄຸນ	ຮາຍກາວຮັດຄຸນ
A1-02	ນາຄາການກົດກົດຫຼັກຂອງລາຍກາວຮັດຄຸນ	ຮາຍກາວຮັດຄຸນ	ຮາຍກາວຮັດຄຸນ
A1-03	ຜົນເຊີກມ	ຜົນເຊີກມ	ຜົນເຊີກມ
A2-01	ນາຄົນຫຼື້ນຫຼັກ	ນາຄົນຫຼື້ນຫຼັກ	ນາຄົນຫຼື້ນຫຼັກ
A2-02	ນາຄົນຫຼື້ນຫຼັກ	ນາຄົນຫຼື້ນຫຼັກ	ນາຄົນຫຼື້ນຫຼັກ
A3-01	ໃຈຕົກຫຼາມ 1 ໃຈຕົກຫຼາມ 2	ຮັດຄຸນ	ຮັດຄຸນ
A4-01	ນັບຕົກຫຼາມ A ຫັບຕົກຫຼາມ B	ຮັດຄຸນ	ຮັດຄຸນ
A5-01	ແນບຫາກຂອດຫຼາຍ	ແນບຫາກຂອດຫຼາຍ	ແນບຫາກຂອດຫຼາຍ
A7-01	ແນບຫາກຫາກ	ແນບຫາກຫາກ	ແນບຫາກຫາກ
ຮາຍກາວຮັດຄຸນ		ຮາຍກາວຮັດຄຸນ	
(C1)	ແນບຫາກຫາກ 9 ນາມ ໂທເທົ່າ 1-ນາມ 0.85m ²	ຮັດຄຸນ	ຮັດຄຸນ
(C2)	ແນບຫາກຫາກ 9 ນາມ ສິນໄສ່ເກົ່າຫຼັກຫາກນັບປັດ ໄດ້ລາຍກາວຮັດຄຸນ	ຮັດຄຸນ	ຮັດຄຸນ
(C3)	ແນບຫາກຫາກ 9 ນາມ ໂທເທົ່າ 1-ນາມ 0.85m ²	ຮັດຄຸນ	ຮັດຄຸນ
(C4)	ແນບຫາກຫາກ 9 ນາມ ຮັດຫາກຫາກນັບປັດ ໄດ້ລາຍກາວຮັດຄຸນ	ຮັດຄຸນ	ຮັດຄຸນ

PROJECT	ARCHITECT	ELECTRICAL	DWG. NO.
REVISION	DESCRIPTION	DATE	OWNER
	ອາຄາລາສໍາເໜີງອານາຈານ (ສ່ວນຄ່ອນຄີ)	ນາງ ຊົງລົງ ໂຮງໝໍການ ພ-ກສ-2 072/04	ນາງ ຊົງລົງ ໂຮງໝໍການ ພ-ກສ-2 072/04
No.	OWNER	ENGINEER	SCALE
	ສໍາກຳນາງການກ່ຽວຂ້ອງມີຄົນແນ່ນມີຄົນ	ນາງ ອົງຈະສົມ ສັງລະນະ ສອ. 9455	DRAWN BY
	ນາງ ອົງຈະສົມ ສັງລະນະ ສອ. 9455	ນາງ ອົງຈະສົມ ສັງລະນະ ສອ. 9455	LOCATION

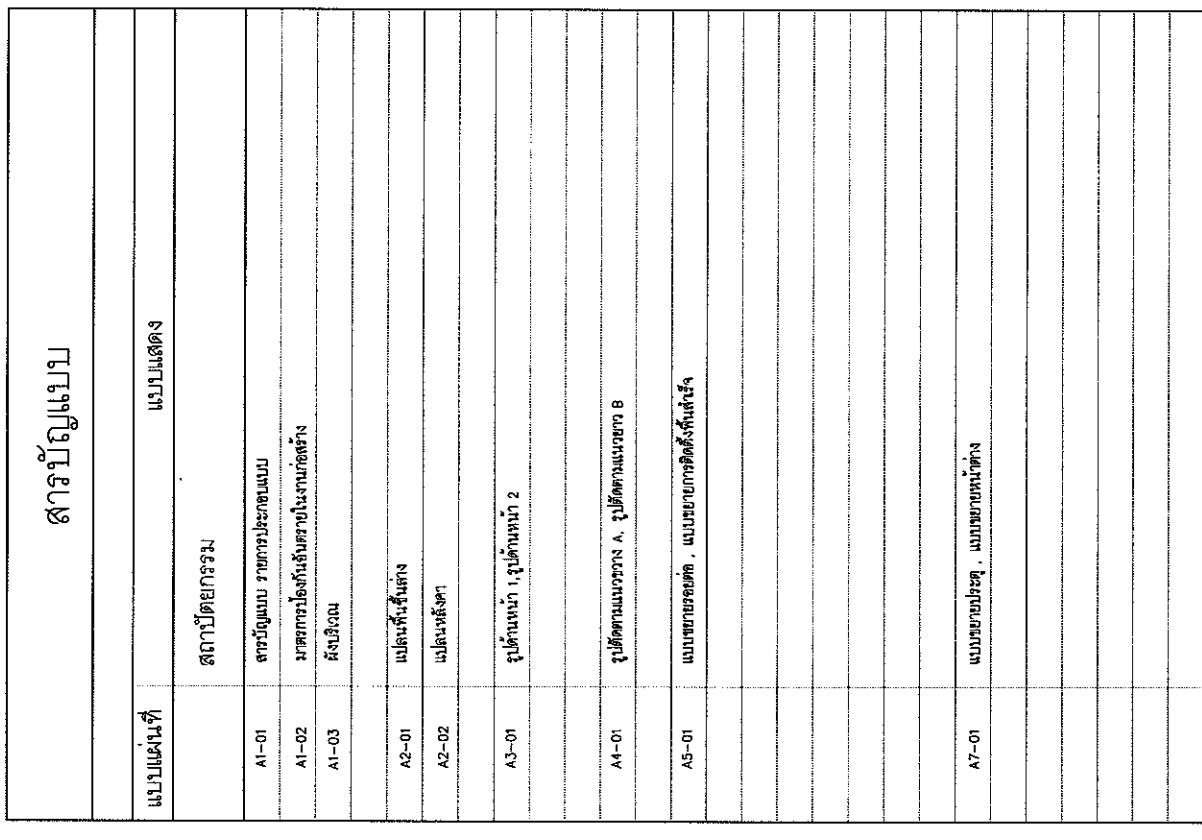

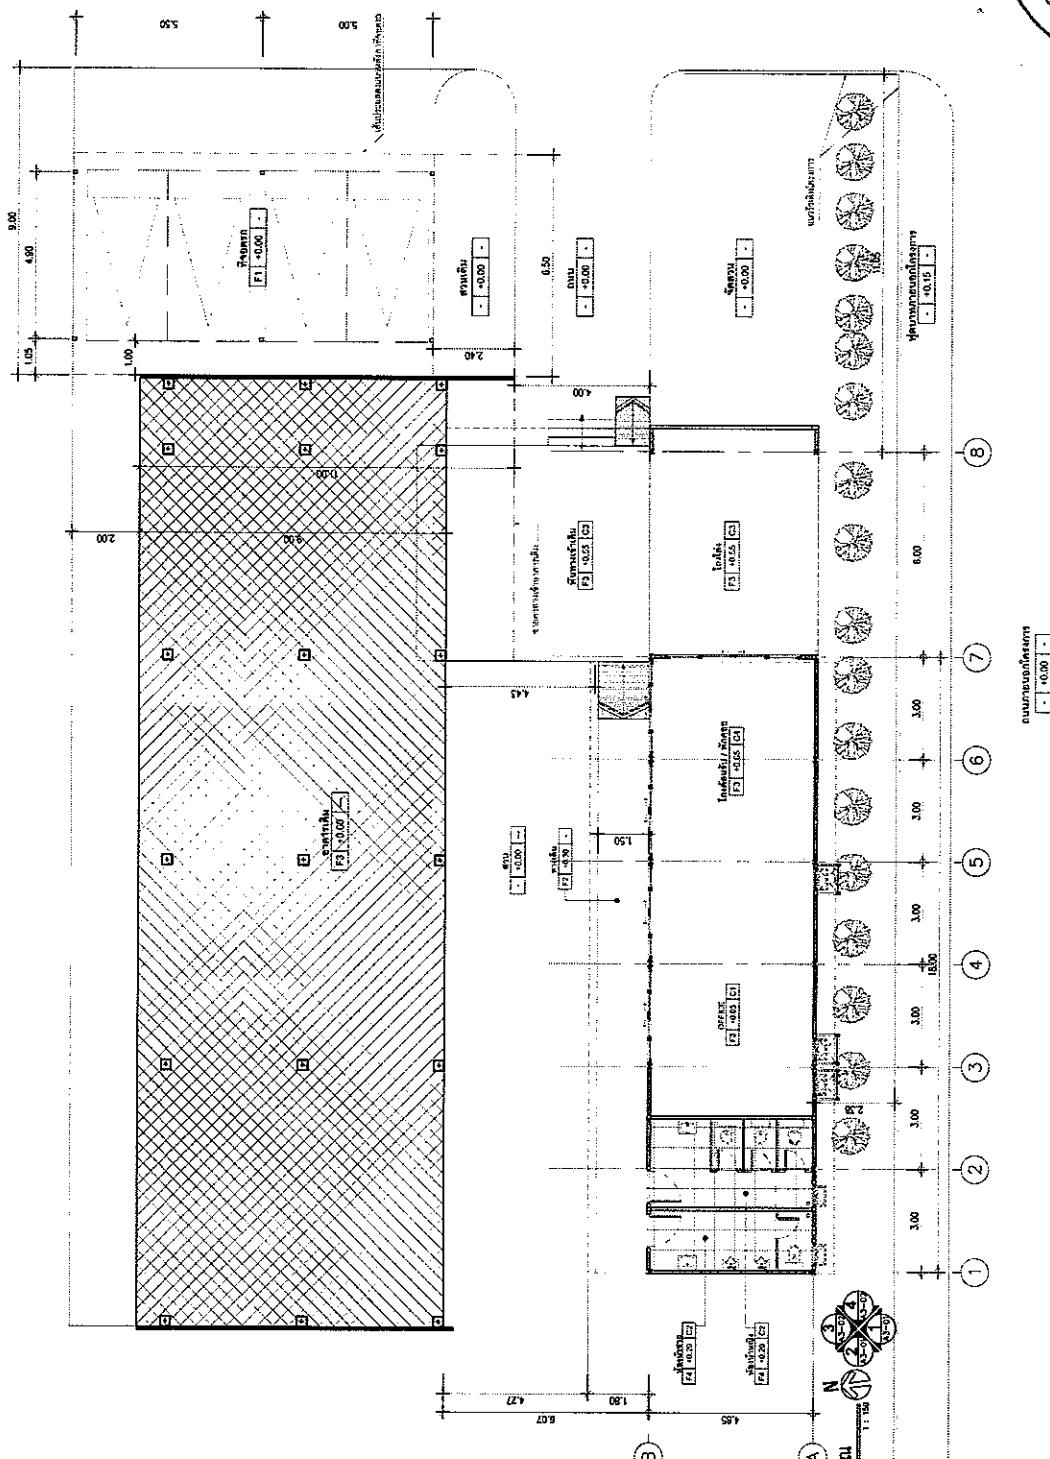

PROJECT		ARCHITECT	ELECTRICAL	STRUCTURE	DWG. NO.
REVISION	DATE	นาย วิรุณ ไชยรักษ์ ๕-๙-๒๗๒	นาย วิรุณ ไชยรักษ์ ๙๓๑	นาย วิรุณ ไชยรักษ์ ๙๔๑	A.1-03
No.	ผู้ออกแบบ	ผู้ออกแบบ	ผู้ออกแบบ	ผู้ออกแบบ	ผู้ออกแบบ

ອາຄາຣເຕີມ

ແບບ

H

F


E

D


C

B

A

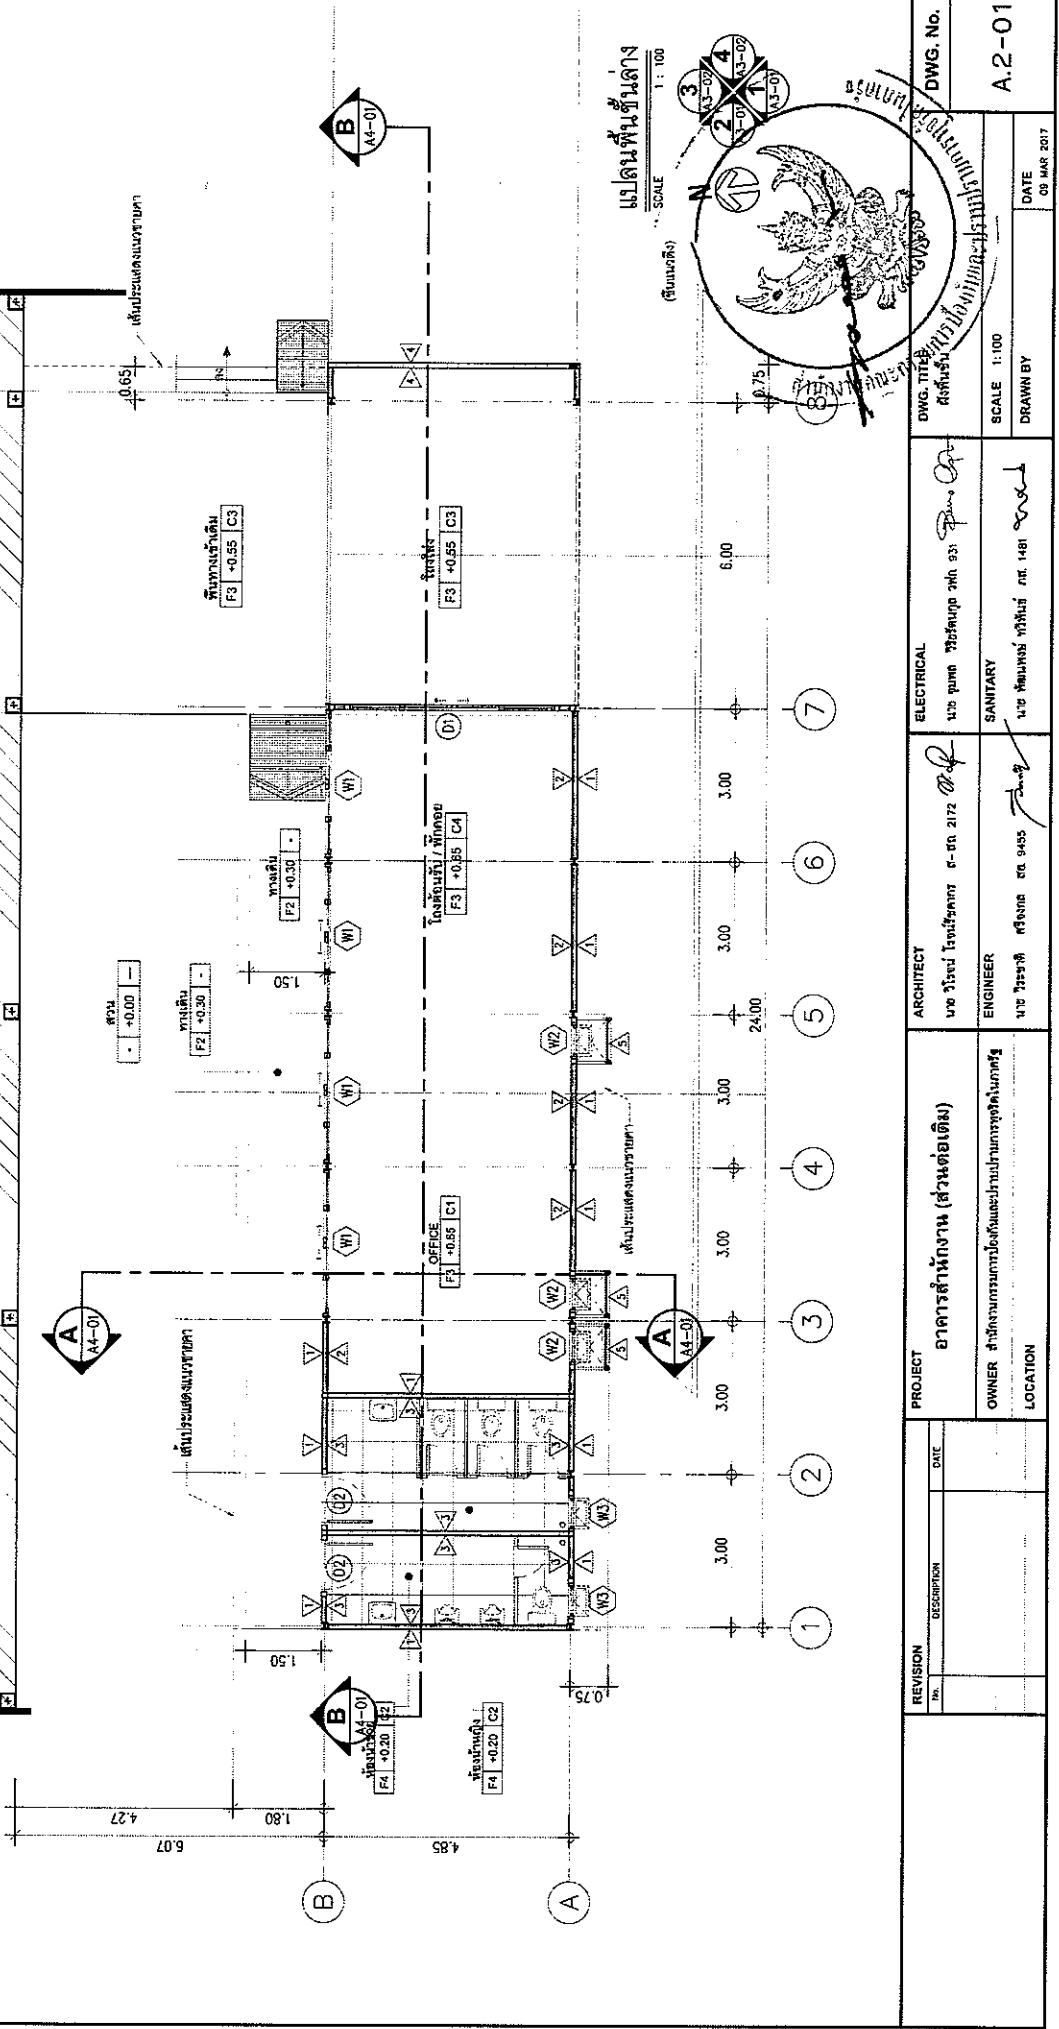


อาคารเดิม

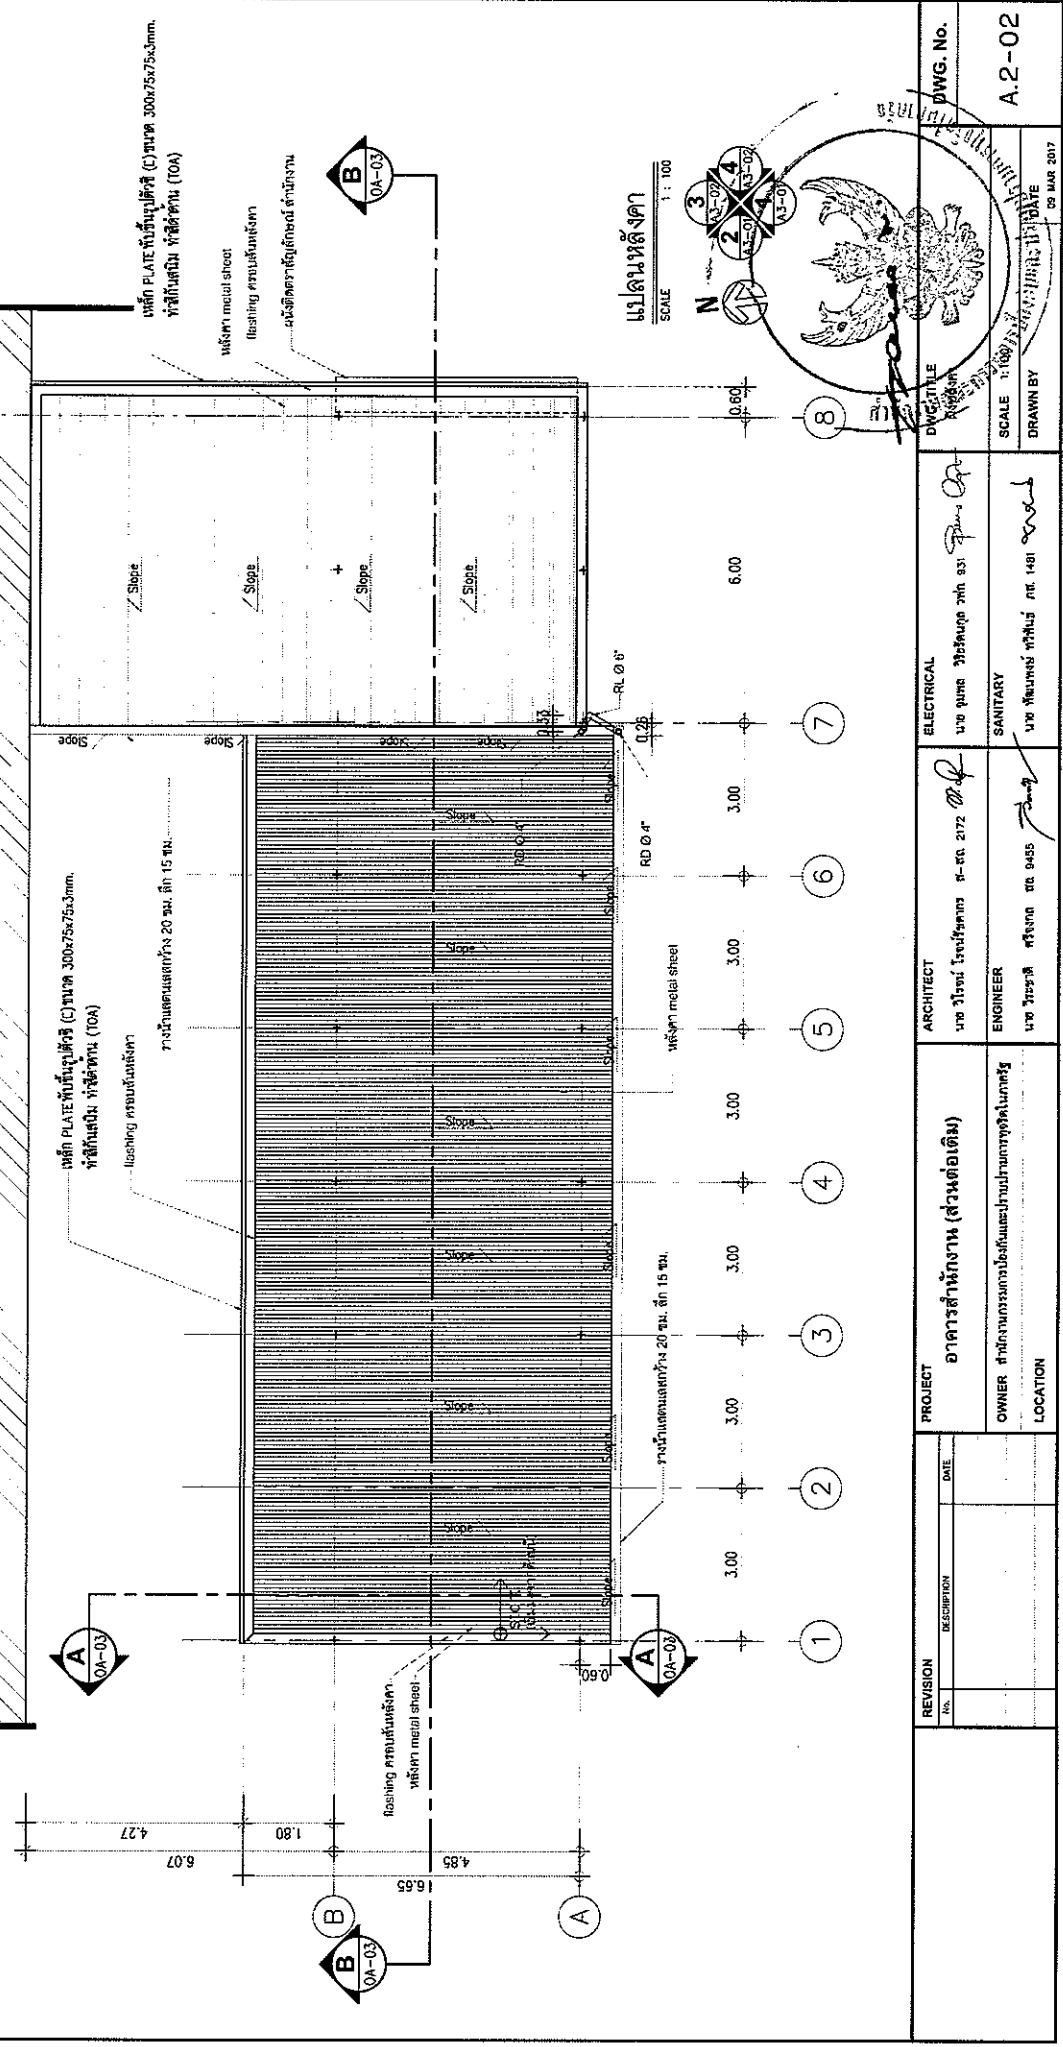

ຫ່າງນໍາຄົມສະກຸນ 20 ພມ
ເສີມ 15 ຊມ

ເບື້ອງ PLATE ກັບເສົ້າຫຼັກ (C) ຜົນດ 300x75x3mm.
ກ່າວກິມ ທີ່ສັດຕາ (TOA)


ແນວທີ່ຍັງບໍ່ໄດ້ຮັບ
ສະບູນກວດ

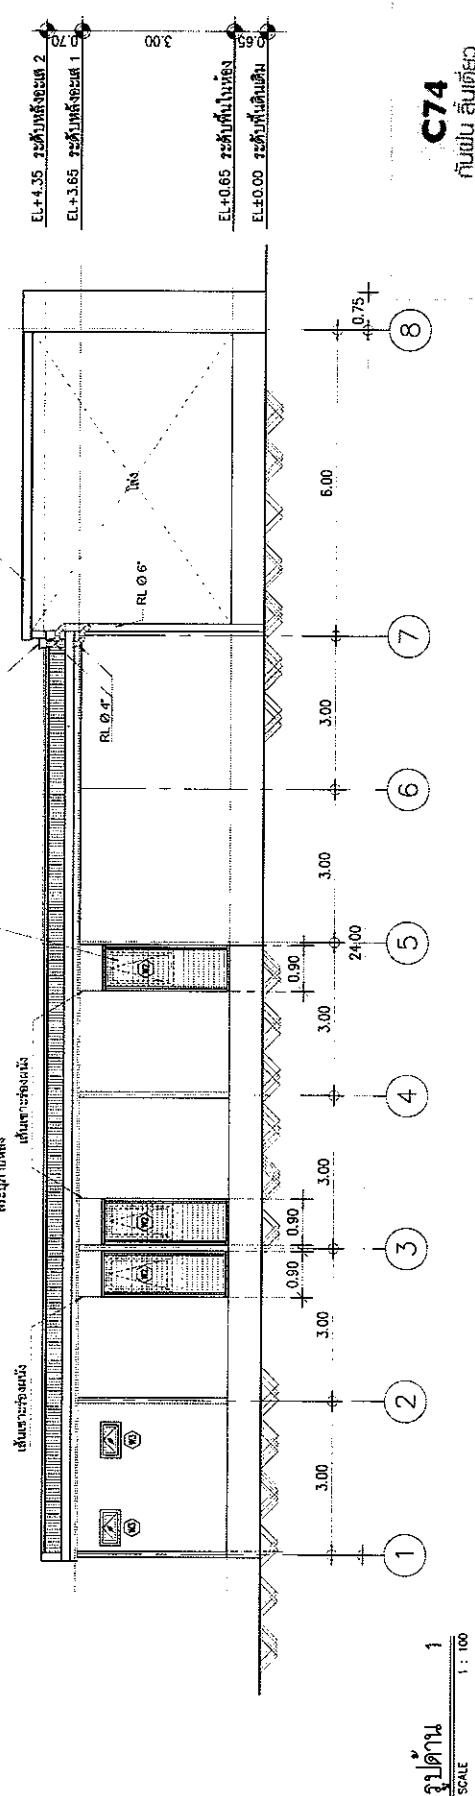


ລາຍງານສົດຍາມພົບນັກ ແລະ ຕົວ
ທີ່ມີເຕີມໄດ້ຢັງດີວຽກການປິກ, ນຳນາວ 0.50 m.

ຕົວເຕີມຈົ່ງເຫັນການ (ເຕີມເຕີມ)

ລາຍງານສົດຍາມພົບນັກ ແລະ ຕົວ
ທີ່ມີເຕີມໄດ້ຢັງດີວຽກການປິກ, ນຳນາວ 0.50 m.

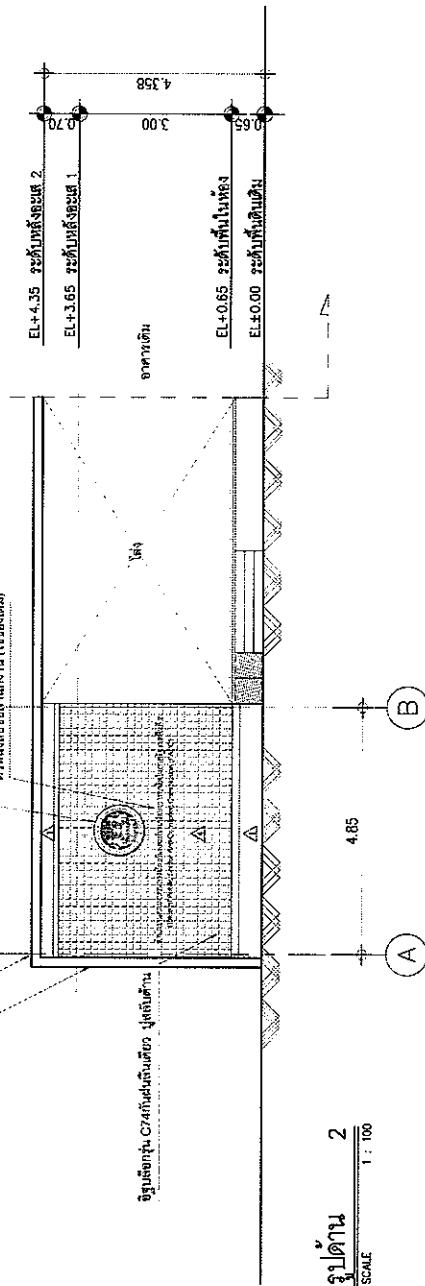

ໃບປະຕາມ
ລົງປະຕາມ
2
Scale 1:100

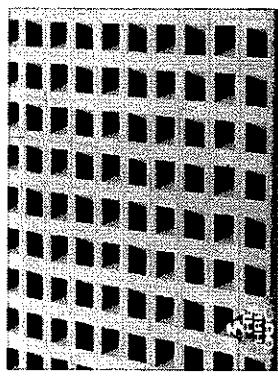

ຫ່າງນໍາຄົມ ອື່ນຈົ່ງສ້າງໃນຕະຫຼາງກໍາໄລສົ່ງຕື່ວາງ

PROJECT			ARCHITECT	ELECTRICAL	DWG. NO.
Revision No.	Description	Date			
	ອາຄາຮ້າໃຫ້ງານ (ສ່ວນດ້ວຍເຕີມ)		ນະ ວິໄລ ໂພນພົມກາ	ນະ ວິໄລ ໂພນພົມກາ	C74
	OWNER ດັບຜົນການການນໍາມາໃຫຍ່ໂດຍຮັບອຸປະນະການສົດຍາມ		ENGINEER	SANITARY	3-01
	LOCATION				

for Construction

บล๊อก C 150x50x20x2.3mm. Ø1.50m.

ลูกฟัก WF -150x75x5x7mm.

ผู้รับผิดชอบห้อง A : ชีวิต ณัฐ


ผู้รับผิดชอบห้อง B : ชาล็อต โตน (TOA)

ผู้รับผิดชอบห้อง B' : ชีวิต ณัฐ

ขนาดห้อง A = 20 ตารางเมตร

ขนาดห้อง B = 15 ตารางเมตร

ขนาดห้อง B' = 15 ตารางเมตร

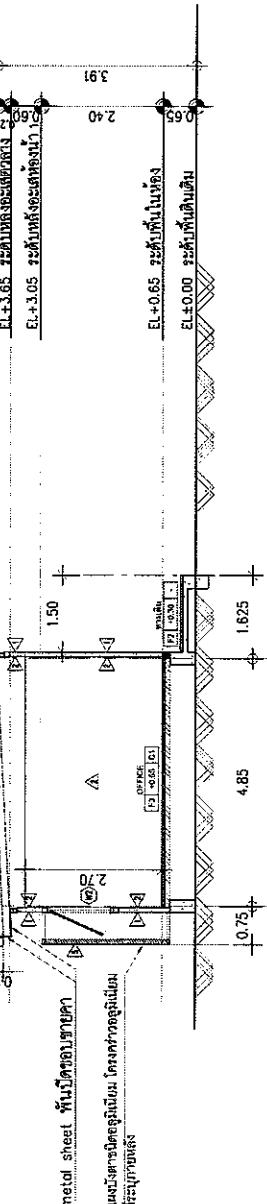

แบบศีรษะแปลง A - A'

SCALE 1 : 100

บล๊อก C 150x50x20x2.3mm. Ø1.50m.

ลูกฟัก WF -150x75x5x7mm.



F4 *0.20 [C2]

ผู้รับผิดชอบห้อง A5-01


บล๊อก C 150x50x20x2.3mm. Ø1.50m.






ลูกฟัก WF -150x75x5x7mm.

ผู้รับผิดชอบห้อง B ชาล็อต โตน (TOA)

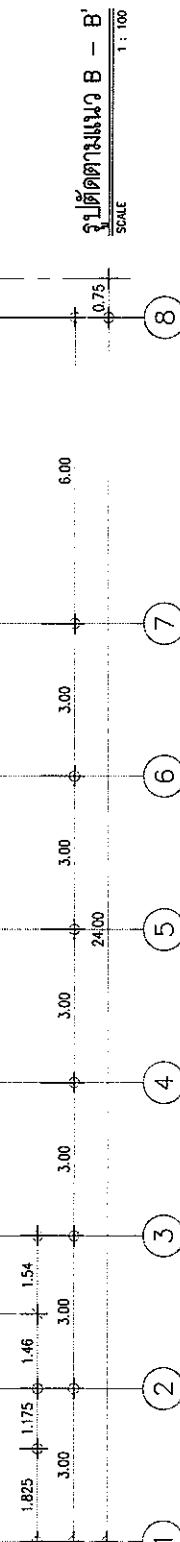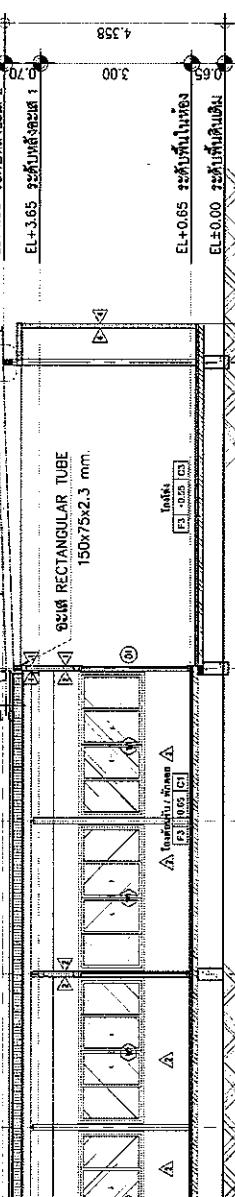

REVISION No.	DESCRIPTION	DATE	PROJECT อาคารสำนักงาน (ส่วนที่อยู่อาศัย)	ARCHITECT		ELECTRICAL		DWG. NUMBER	
				NAME	DESIGNATION	NAME	DESIGNATION	SCALE	DATE
			OWNER สำนักงานเขตพื้นที่และภูมิพลอดุสิต กรุงเทพฯ กก 931 ถนนสุขุมวิท แขวงคลองเตย เขตคลองเตย กรุงเทพฯ	ENGINEER SANJAYA		SANJAYA		1 : 100	01
			แบบสถาปัตย์ สำนักงาน กก 9455 ถนนสุขุมวิท แขวงคลองเตย เขตคลองเตย กรุงเทพฯ	DRAWN BY					DATE 06/05/2023 BY SANJAYA DWG. NO. A5-01 FOR CONSTRUCTION

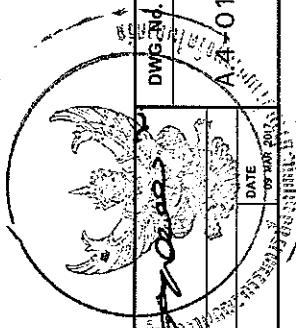

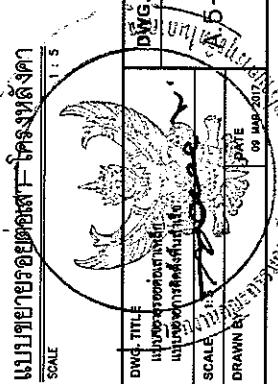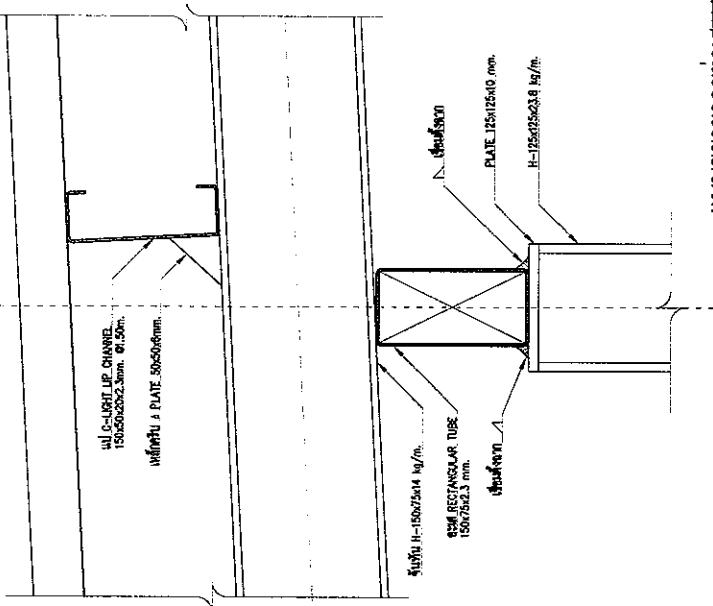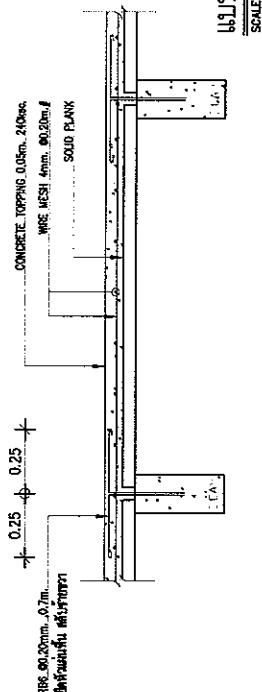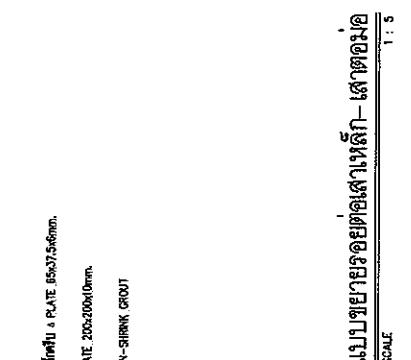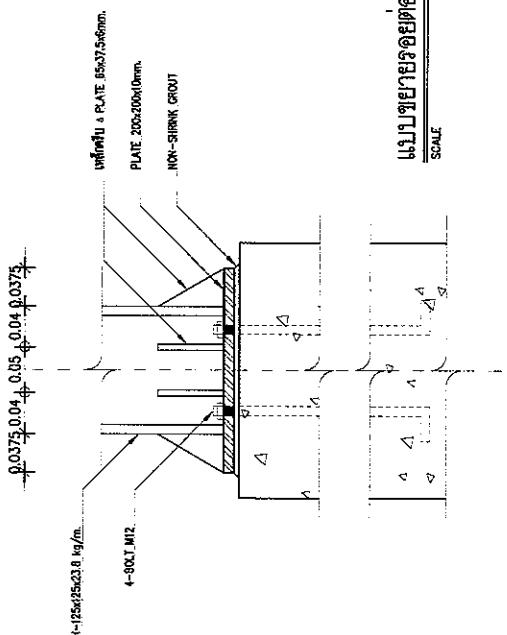







PROJECT DATA			
REVISION No.	DESCRIPTION	DATE	DWG. No.
	อาคารสำนักงาน (ส่วนต่อเติม)	20/09/2017	DWG. No. 01
	OWNER สำนักงานบริการเพื่อสังคมฯ	Architect: สถาปัตย์ ใจดี	
	Engineer: ช่างไฟฟ้า ใจดี	Date: 01/09/2017	
	LOCATION	Site Plan: แบบที่ 1	

ຕົກລາງ

ພາບໂຄດຂອງລ່ວມວ່າງລັດອາກອນ


ກະທຳ

ເລກທີ	ສາ-01	ສາ-02	ສາ-03	ສາ-04	ສາ-05	ສາ-06	ສາ-07	ສາ-08
ສາ-ມະນຸຍາ								
ສາ-ມະນຸຍາ								
ສາ-ມະນຸຍາ								
ສາ-ມະນຸຍາ								

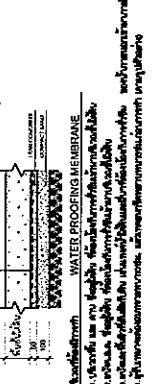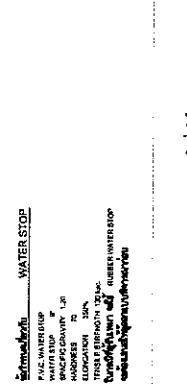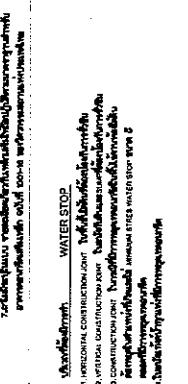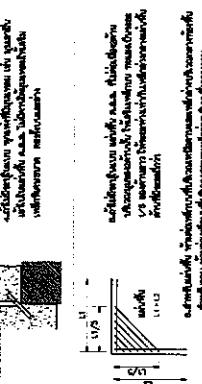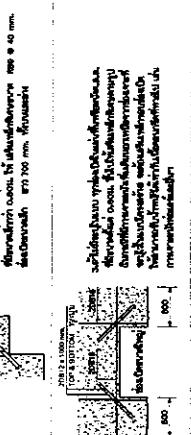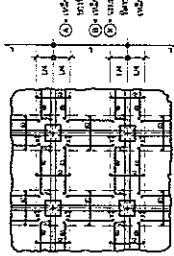



PROJECT	ຍາຄາສໍາໜັກຈາກ (ລ່າງທ່ານດິຈິນ)	ENGINEER	ນາງວະນະ ພົມສິງໄກ ພົມ	LOCATION

REVISION No.	DESCRIPTION	DATE	DRAWN BY	DATE	DWG. NO.						
											SA-01

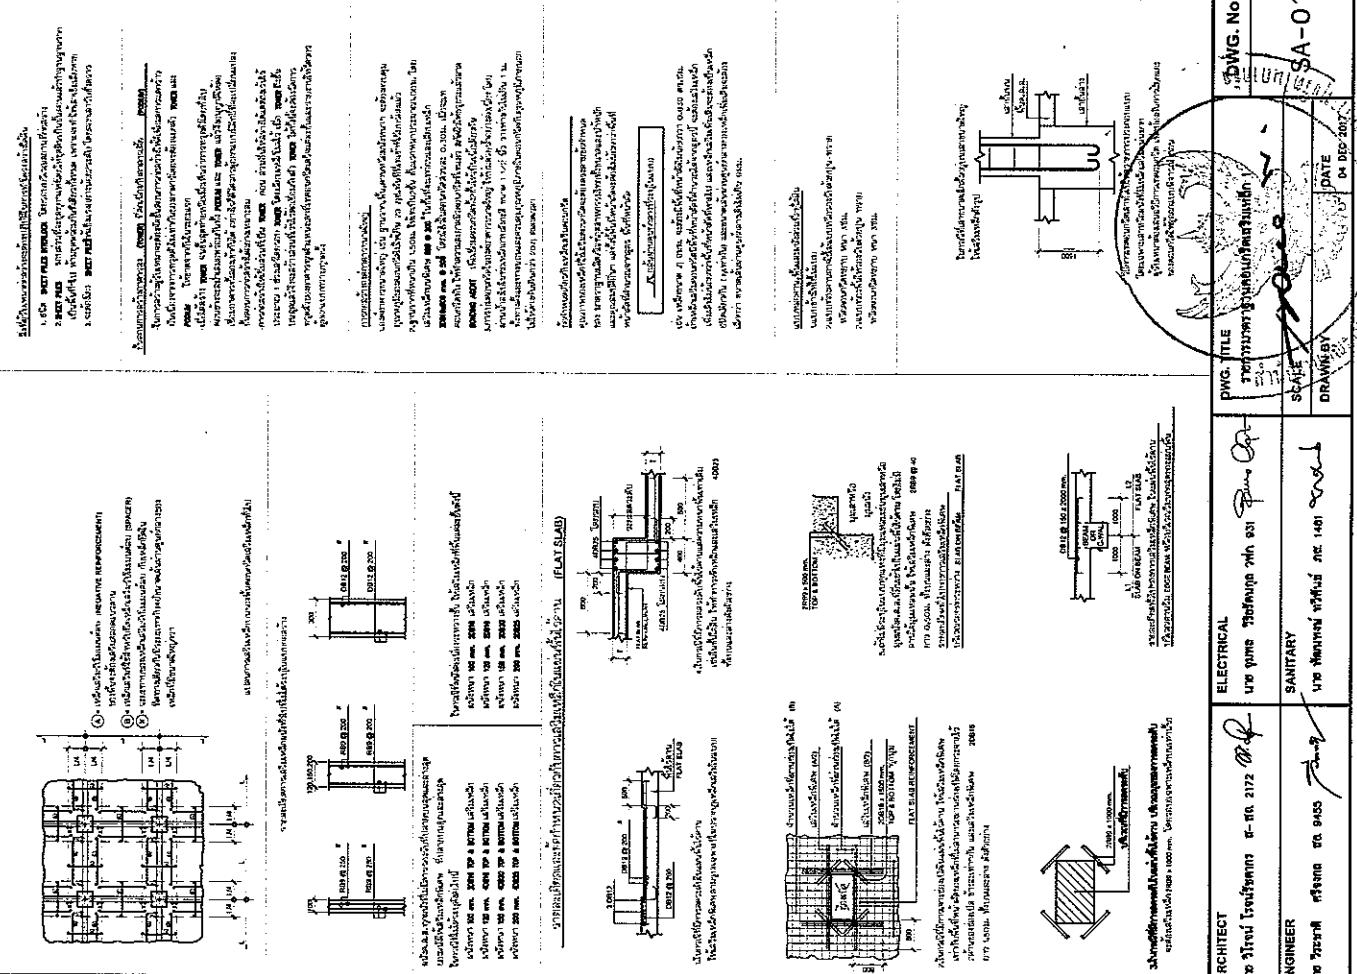


For Construction

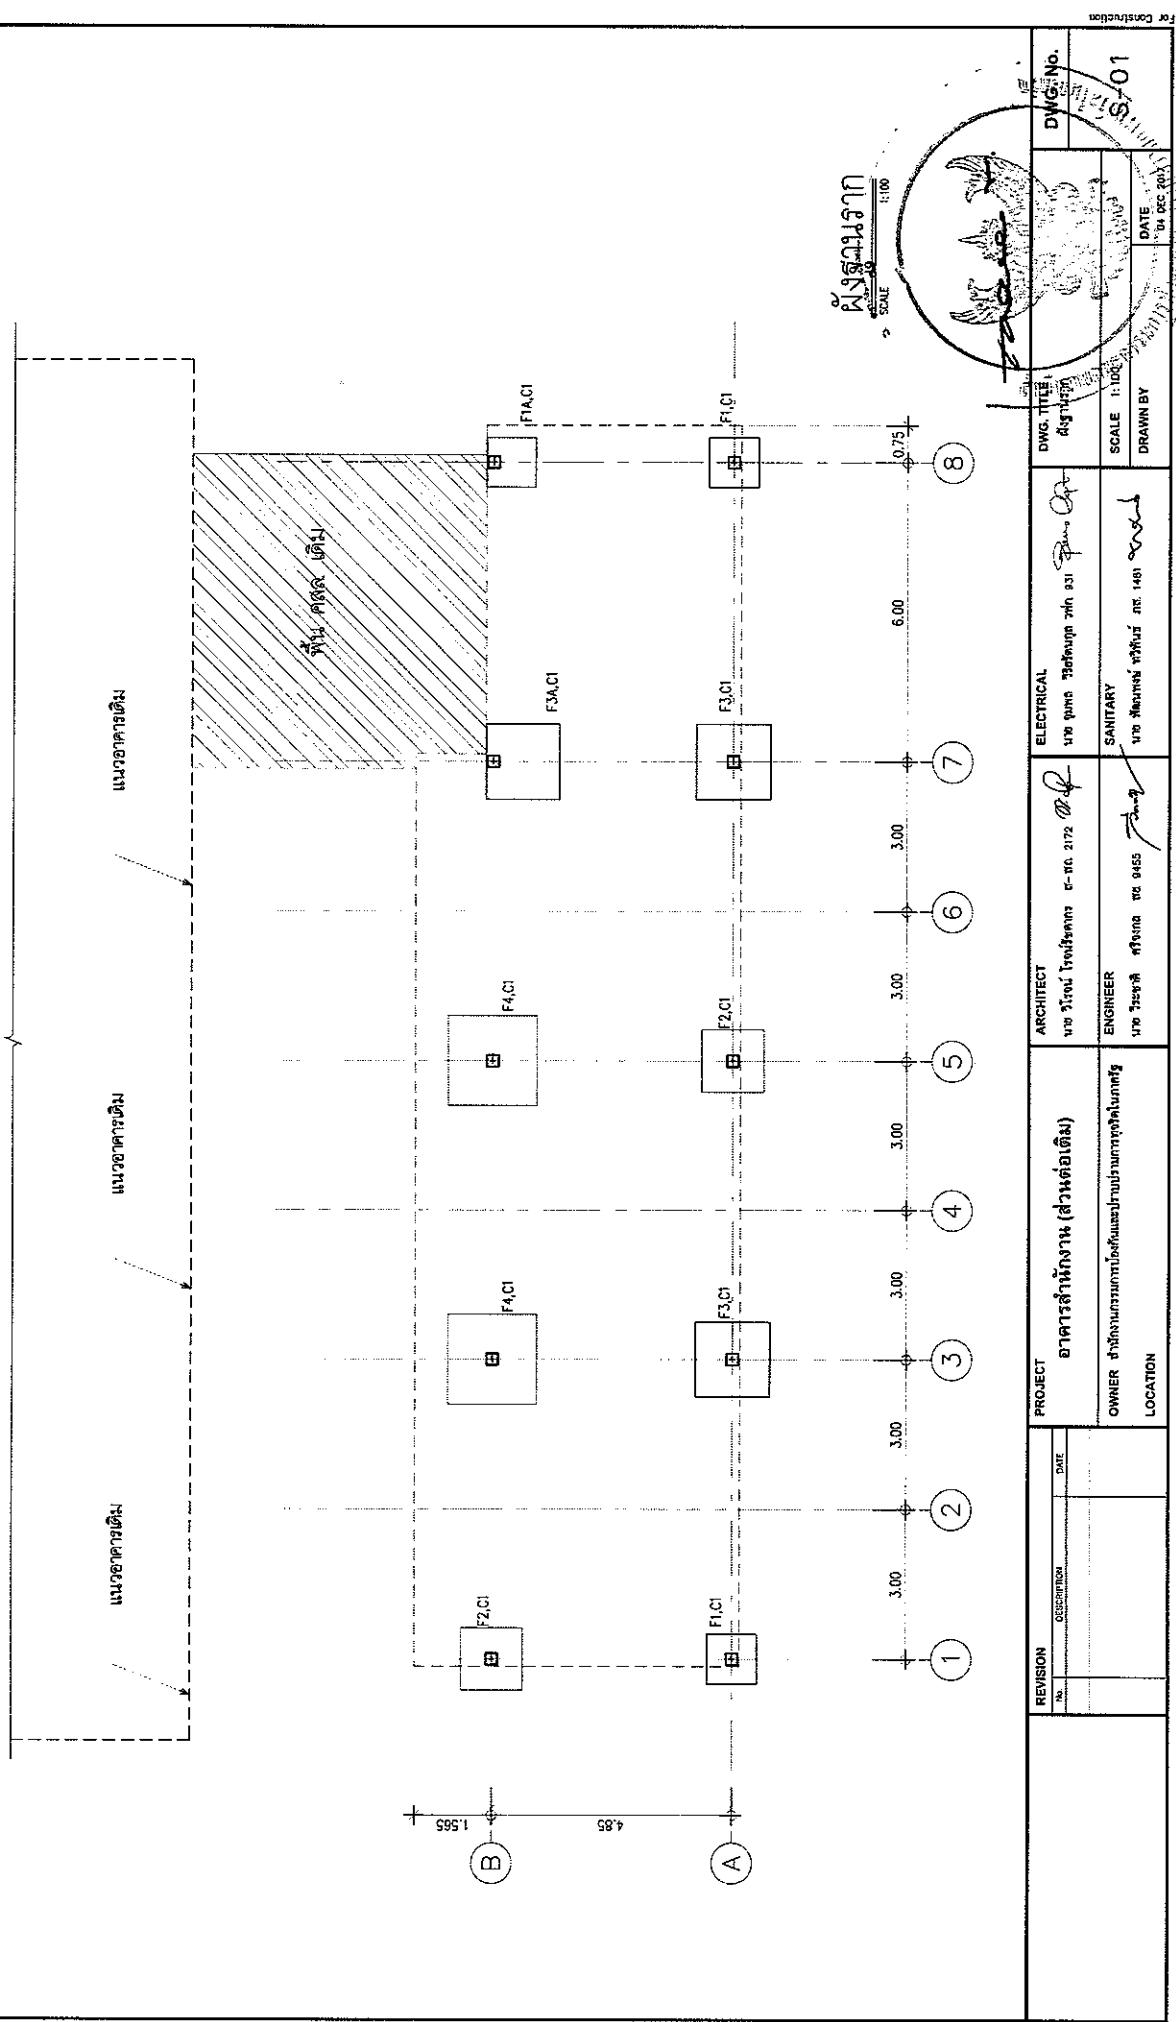

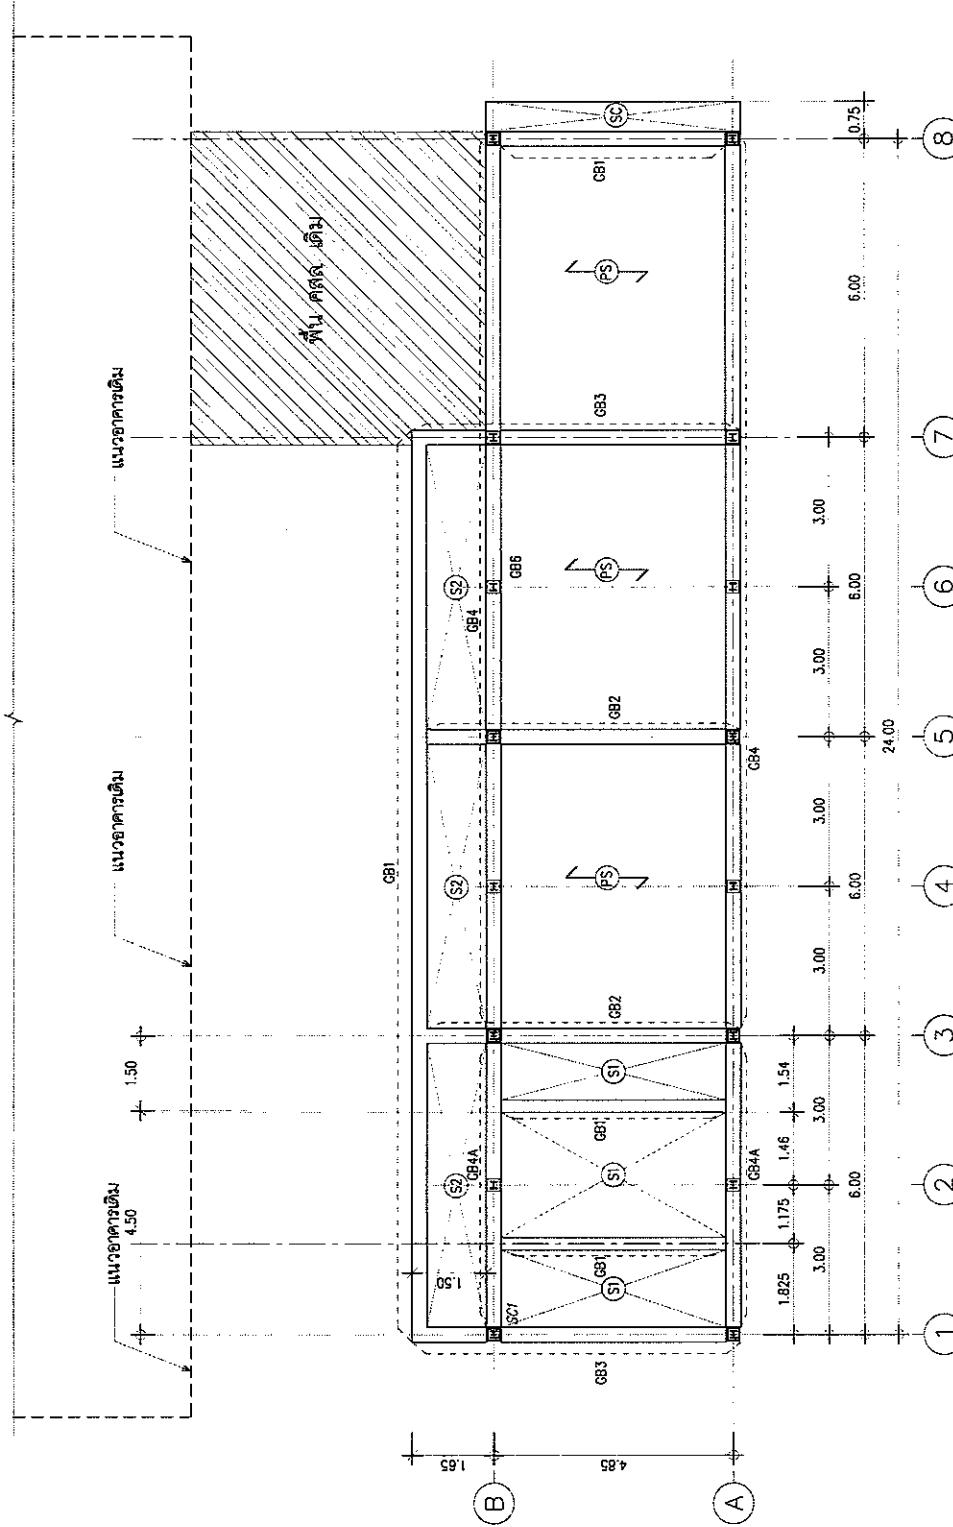

ក្រុងការណែនាំ ពីរ ក្នុងត្រូវ
←(S)→ អាជីវកម្ម

REVISION NO.	DESCRIPTION	PROJECT DATE	ARCHITECT	ELECTRICAL	DRAWING NO.
		ចាតារភ្លាសាការងារ (សំណើតិន្ន)		110 ក្បរ នៃខេត្តភ្នំពេញ ភោជន៍ លេខ ៩៣	STRUCTURE
		OWNER ការបណ្ឌិតរាជធានីភ្នំពេញ		110 ក្បរ នៃខេត្តភ្នំពេញ ភោជន៍ លេខ ៩៤	DATE 10/06/2017
LOCATION		ENGINEER	នាយកដ្ឋាន នាយក លេខ ៩៤៥	SANITARY	110 ក្បរ នៃខេត្តភ្នំពេញ ភោជន៍ លេខ ៩៦
		DRAWN BY	នាយកដ្ឋាន នាយក លេខ ៩៤៥	SCALE	1:100
		DATE	10/06/2017	DATE	10/06/2017

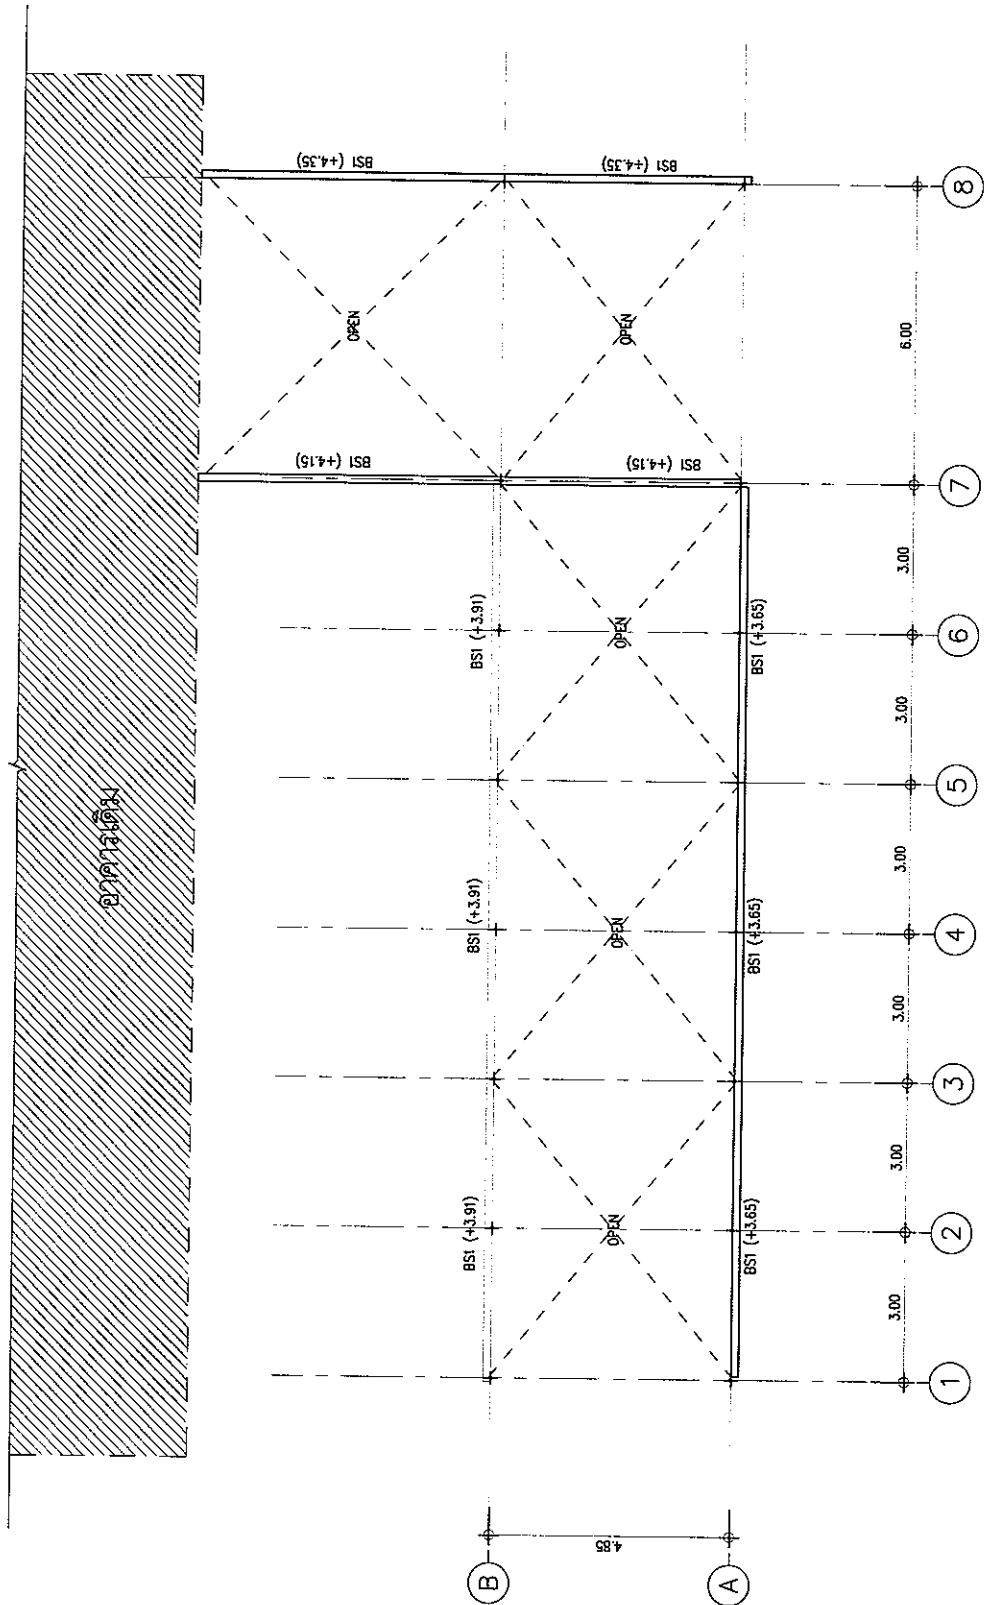


ដំណឹងនៃបន្ទាន់អគ្គនាយក

SCALE 1:100


BSI = Ø 150x75x2.3 mm.

PROJECT		ARCHITECT	ELECTRICAL	DWG. TITLE
ផ្ទាល់រាជធានីភ្នំពេញ (ស្រុវត្ថិម)		លោក វិរ៉ែ ទេសជើងការ លេខ 2172	លោក វិរ៉ែ ទេសជើងការ លេខ 2172	ស្រុវត្ថិម
OWNER ក្រសួងពេទ្យក្រសួងពេទ្យនគរបាលនគរបាល		ENGINEER លោកស្រី ពេទ្យ លេខ 9455	SANITARY លោកស្រី ពេទ្យ លេខ 1461	ស្រុវត្ថិម
LOCATION				DRAWN BY
REVISION	No.	DESCRIPTION	DATE	DATE
				04 DEC. 2017

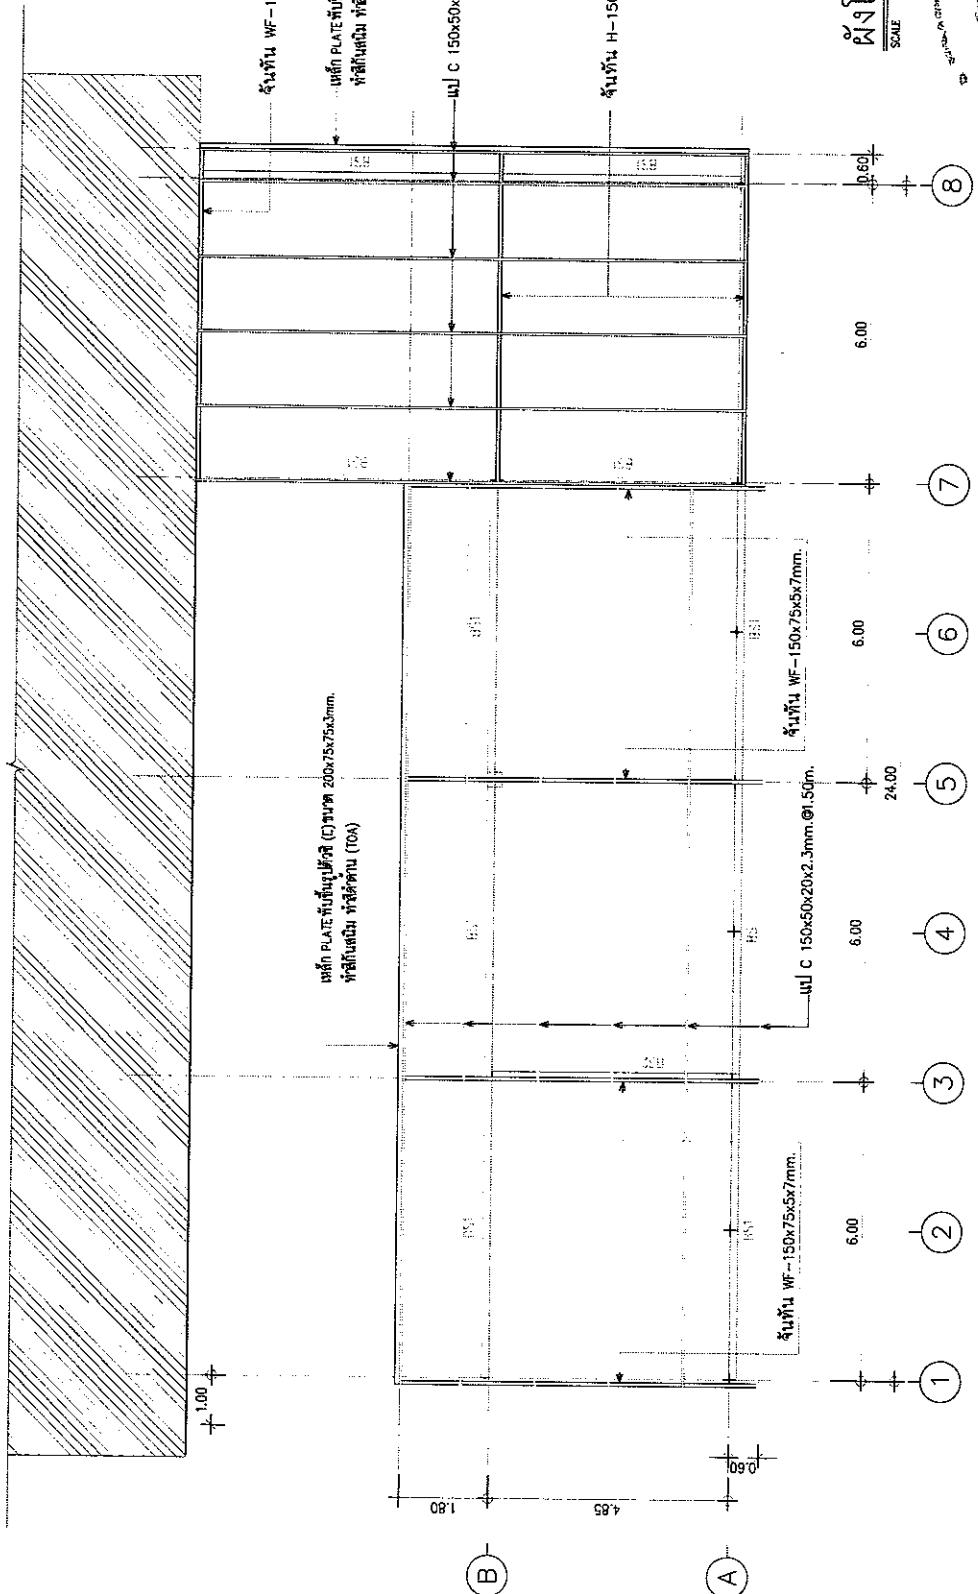


PROJECT		ARCHITECT	ELECTRICAL	DWG. No.
No.	DESCRIPTION	DATE	DATE	SECTION
	อาคารสำนักงาน (ส่วนต่อเติม)	นาย ใจรุ่ง ใจธรรมชาติ วันที่ 21/2/2017	นาย สมชาย วงศ์ษา วันที่ 8/1/2017	S-04
OWNER สำนักงานทรัพยากรบัณฑิตและอุตสาหกรรม		ENGINEER นาย วิจิตร ใจธรรมชาติ วันที่ 9/4/55	SANITARY นาย นิพนธ์ ใจธรรมชาติ วันที่ 9/4/55	SCALE 1:100
LOCATION		DRAWN BY	DESIGNED BY	DATE
		นาย นิพนธ์ ใจธรรมชาติ วันที่ 9/4/55	นาย นิพนธ์ ใจธรรมชาติ วันที่ 9/4/55	01 DEC 2017


For Construction
Scale 1:100
Drawing No. S-04
Date 01 Dec 2017

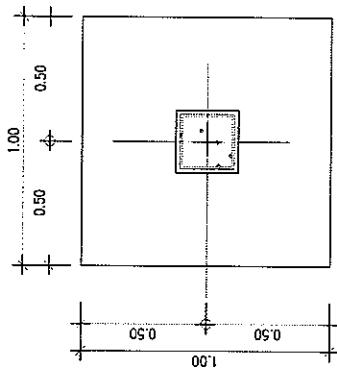


F1 PLAN
SCALE 1:20

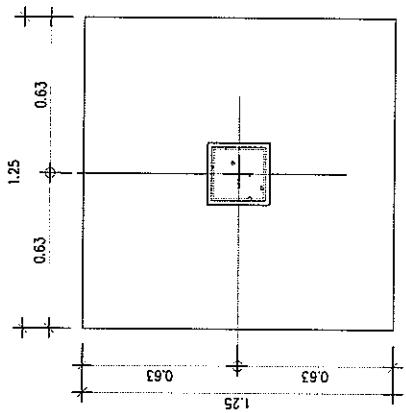

F2 PLAN
SCALE 1:20


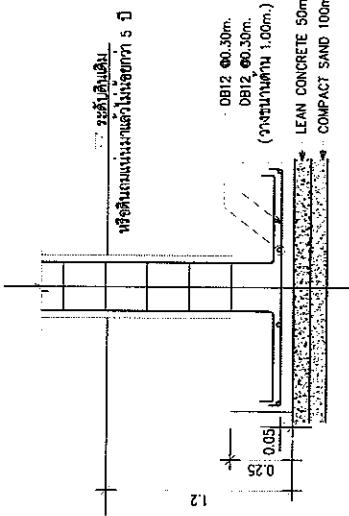


F1 SECTION
SCALE 1:20

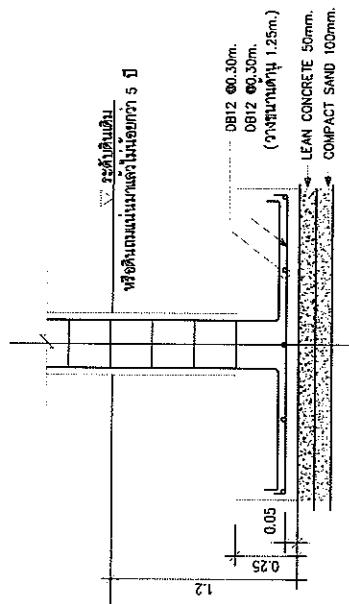

F2 SECTION
SCALE 1:20

PROJECT		DESIGNER		DATE		DWG. TITLE		DWG. NO.	
REVISION No.	DESCRIPTION	ARCHITECT	ENGINEER	LOCATION	OWNER	SCALE	DRAWN BY	DATE	FOR CONSTRUCTION
		นาย ใจวิทย์ ใจมีดี	นาย วิจิตร์ พานิช		สำนักงานสถาปัตยกรรมและโยธาธิการในกรุง	1:20	นาย วิจิตร์ พานิช	04 DEC 2017	S-05

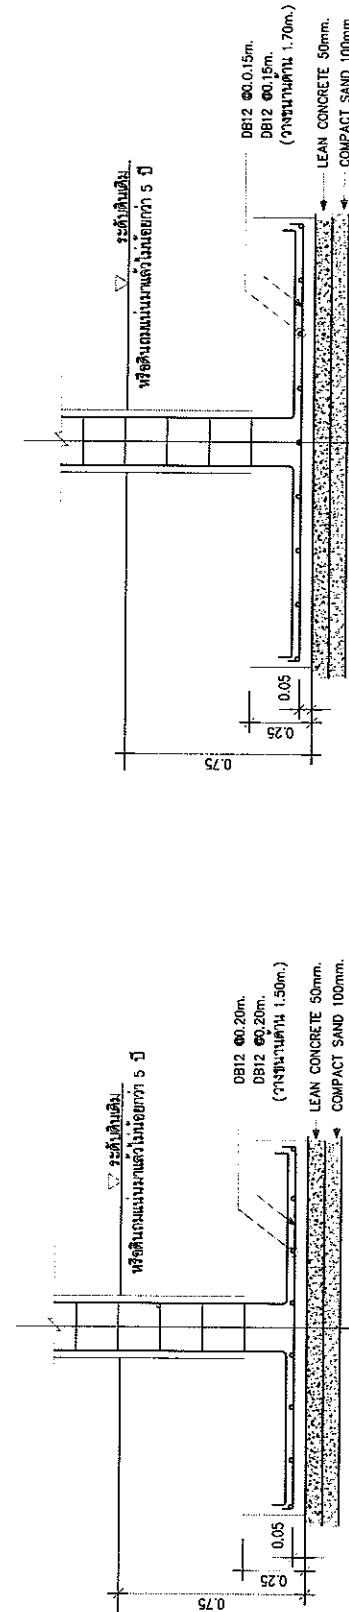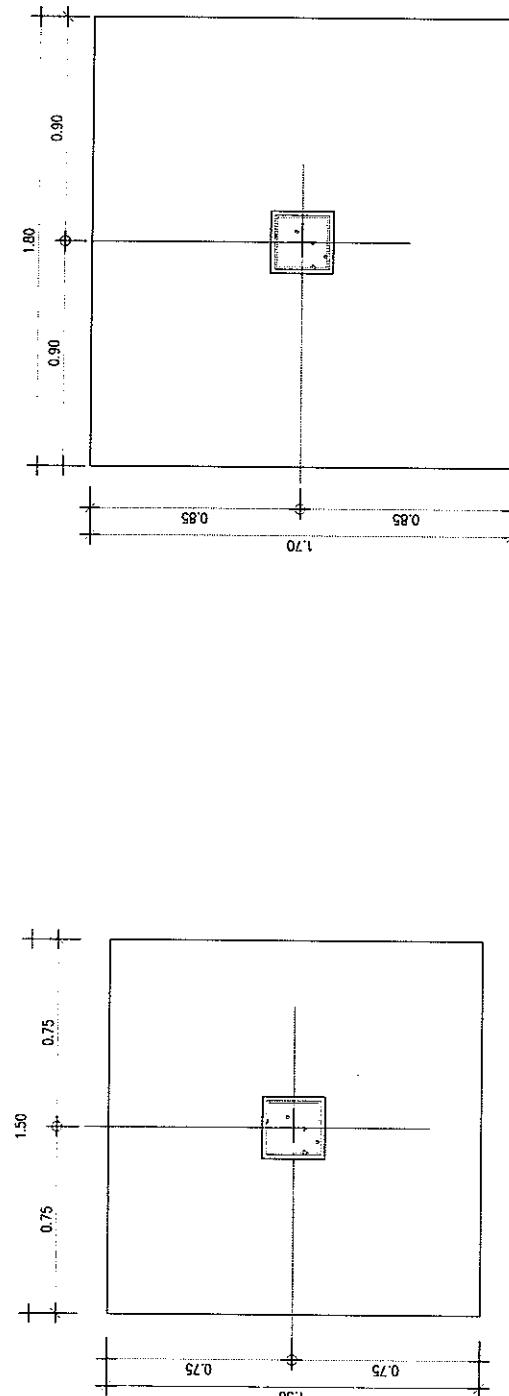


PROJECT		ARCHITECT	ELECTRICAL	DRAWN BY	DWG. NO.
REVISION	DESCRIPTION	NAME	DATE	NAME	DATE
No.		นาย วิรุฬห์ ใจดี	21/12/2558	นาย พานิช พานิช	25/12/2558
		OWNER สำนักงานสถาปัตยกรรมและภารกิจที่ดิน			
		LOCATION			

For Construction



06

64 DEC 2017

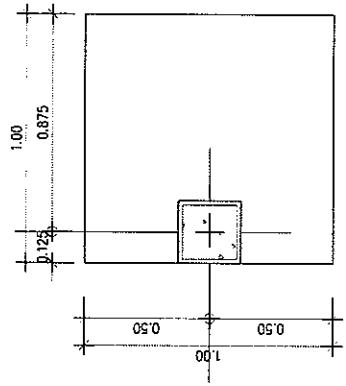


F1A SECTION

SCALE 1:20

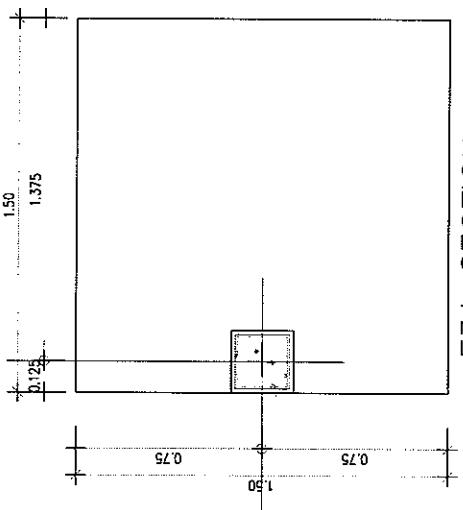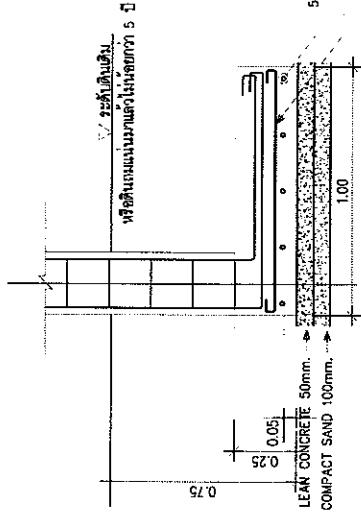

F3A SECTION

SCALE 1:20

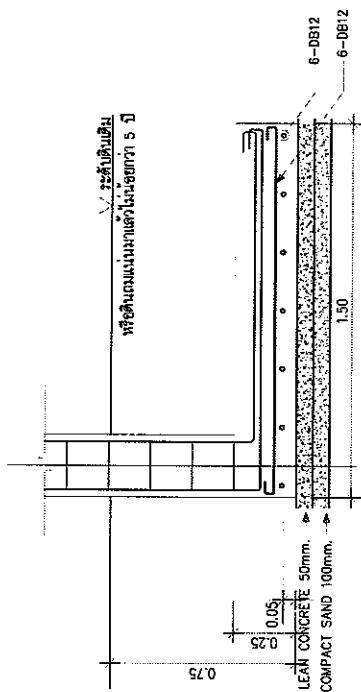

F1A SECTION

SCALE 1:20


F3A SECTION

SCALE 1:20



PROJECT		ARCHITECT	ELECTRICAL	DWG TITLE	DWG. NO.
No.	DESCRIPTION	NAME	NAME	NAME	NAME
	อาคารสำนักงาน (ส่วนที่ติดตั้ง)	นาย ธานี ใจดีวงศ์	นาย พงษ์พงษ์ พาก ๙๓	แบบรากฐาน	แบบรากฐาน
	OWNER สำนักงานบริหารบ้านกลางเมือง	นาย วิจิตร พาก ๙๔๕	นาย พงษ์พงษ์ พาก ๙๓	แบบรากฐาน	แบบรากฐาน
	LOCATION				

REVISION		DATE	REVISION	DATE	REVISION	DATE







For Descriptive
DWG. NO. 07
S-07
Date 04 DEC 2017
Drawn BY

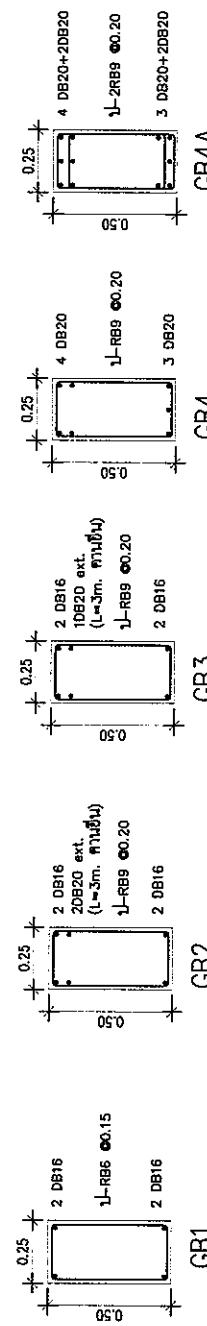


GB1

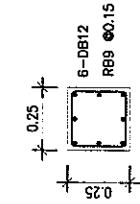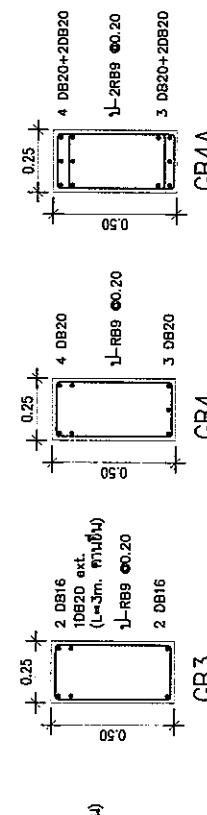C1(ຕົກລົງ)

GB2

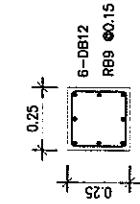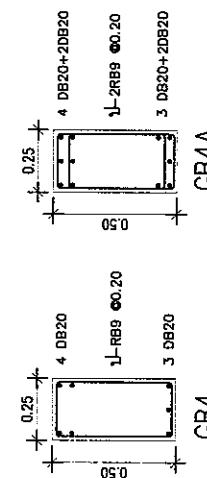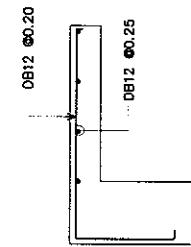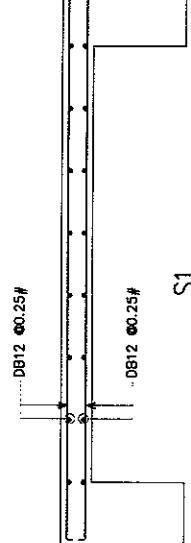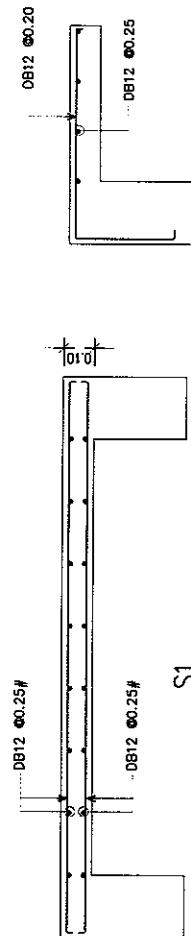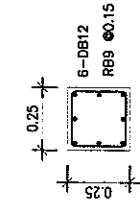GB3GB4A

REVISION		PROJECT	ARCHITECT	DATE	DWG. TITLE	DWG. NO.
No.	DESCRIPTION	อาคารສໍາເລັດງານ (ສ່ວນຕົວເຕີມ)	ນາງ ຊິນຍຸພະຍາກາ ສ.-ກຣ 2172	01/01/2018	ນາງ ຊິນຍຸພະຍາກາ ສ.-ກຣ 2172	01/01/2018
		OWNER ທັກຄະການການຄ່ອນໂນໂລຍະກົມທຳກົດໃຫຍ້ໃນເກົດ	ນະ ນິວັດ ພິບສະ ແລະ ອະດຸ	01/01/2018	SANITARY	S-08
		LOCATION	ນະ ນິວັດ ພິບສະ ແລະ ອະດຸ	01/01/2018		

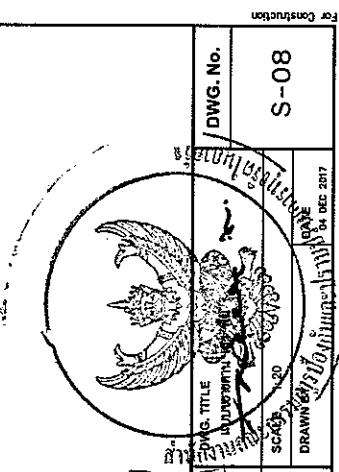

DRAWN BY: ຖະໜົນທະນາຄານ


CHECKED BY: ຖະໜົນທະນາຄານ

APPROVED BY: ຖະໜົນທະນາຄານ

DATE: 06 DEC 2017

ສາງມັກແນບເດືອນກາຮ່າຮ່າງກົງປາກ	
ລະຫັດ	ໜາກ
SN - 01	ສ່ວນໃຈການໃຫຍ້ເວັບໄວ້ທີ່
SN - 02	ສ່ວນໃຈການໃຫຍ້ເວັບໄວ້ທີ່ (1)
SN - 03	ສ່ວນໃຈການໃຫຍ້ເວັບໄວ້ທີ່ (2)
SN - 04	ຄັບຕູກ-ຕູກ / ອັດ / ດຳ ດຳ
SN - 05	ມາວະກິດການກົດກຳໄວ້
SN - 06	ມາວະກິດການກົດກຳໄວ້

SYMBOLS & ABBREVIATIONS			
SYMBOL	DESCRIPTION	ABBREVIATION	DESCRIPTION
CW.	FIRE HOSE CABINET	FHC.	
DN	PENDENT & UPRIGHT SPRINKLER HEAD		
MHS.	SIDEWALL SPRINKLER HEAD		
W.	NEUTRAL PURPOSE PORTABLE FIRE EXTINGUISHER	FE.	
S.	CHLORINE, FIC, AND BARIUM	F.C.	
KW.	MODULATING FLOAT VALVE	F.V.	
V.	STRAINER	STR.	
RW.	FOOT VALVE	FT.	
RL.	GATE VALVE	GV.	
	CHECK VALVE	CV.	
	BUTTERFLY VALVE	BFV.	
	BALL VALVE	BV.	
	GLOBE VALVE	GLV.	
	PRESSURE REDUCING VALVE	PRV.	
	SURGE ANTICIPATOR VALVE	SAV.	
	AUTOMATIC AIR VENT WITH VALVE	AV.	
	PRESSURE GAUGE WITH COCK AND SWINGER	PGS.	
	PRESSURE SWITCH	PS.	
	FLOW SWITCH	FS.	
CO.	COLD WATER PUMP	CWP.	
FLX.	PACKAGE BOOSTER SET	PBS.	
FLX.	ELECTRICAL FIRE PUMP	EFP.	
FCO.	POLYVINYL CHLORINE PIPE	PVC.	
FD.	GAZED STEEL PIPE	GSP.	
RD.	BLACK STEEL PIPE	BSP.	
PD.	CAST IRON PIPE	CI.	
SD.	POLYETHYLENE PIPE	PE.	
VTR.	TYPICAL	TYP.	
WHA.	SPECIFICATION	SPEC.	
HB.	STEEL	STL.	
FAU.	WITH	W/	
	UNDER FLOOR	UF.	
	ON CEILING	ONC.	
MH.	UNDERGROUND	UG.	
	ON WALL	OW.	
	ABOVE CEILING	ACL.	

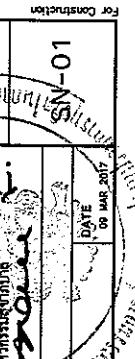

For Registration
Date: 09 MAR 2017



DWG. No.
SN-01

PROJECT: ອາດາຮ່ານ້ຳນ້າງານ (ສ່າງຕ່ອນຕິມ)
DATE: _____
OWNER: ຄະນະກາງການກໍາໄລແລະ ກໍານົດການຄ່າໃນລາຍເຊີງ
LOCATION: _____

ARCHITECT: ນາງ ວິໄລ ໂພນທະກາ ສ-ສດ 2172
ENGINEER: ນາງ ກෑරුත ທະຈຸນ ສ.ດ. 9455
SANITARY: ນາງ ພິບພານ ກໍານົດ ສ.ດ. 1481


DWG TITLE: ມີຫຼັກສິນ ມີຫຼັກສິນ
SCALE: 1:50
DRAWN BY: _____
DATE: 09 MAR 2017

REVISION
No.
DESCRIPTION

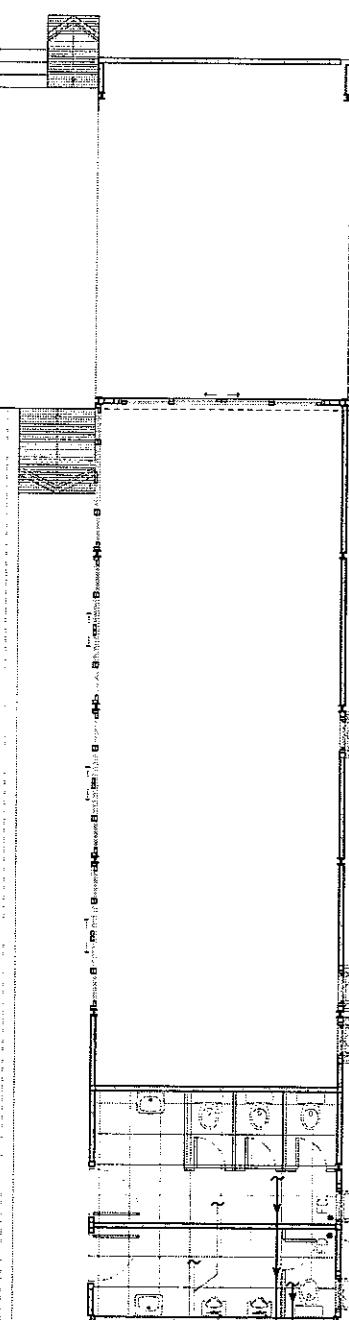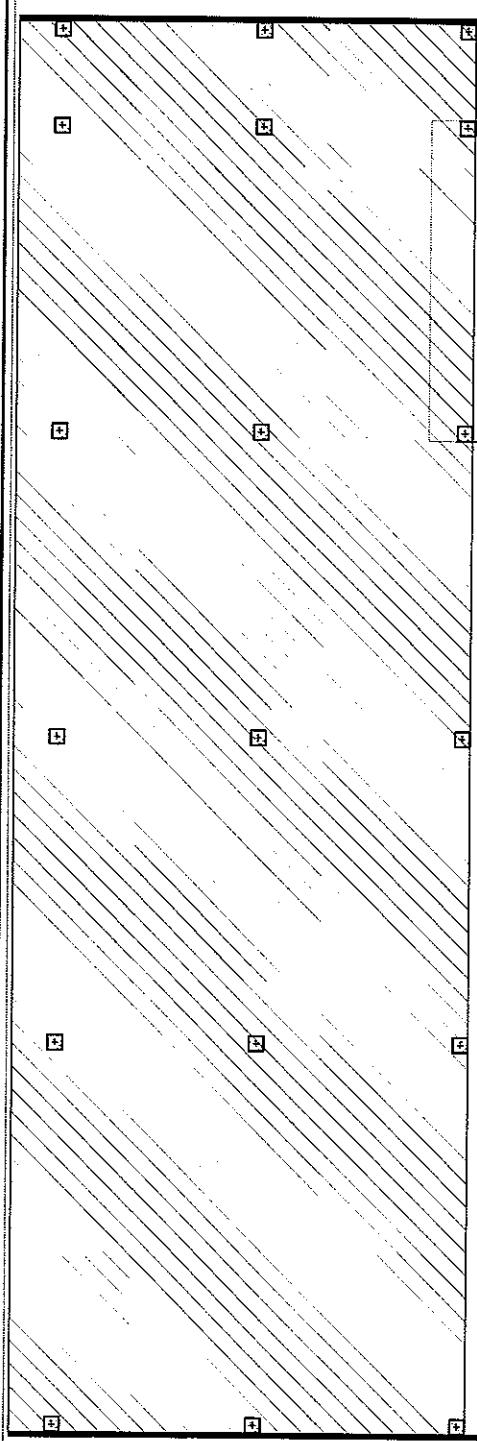

ដែនក្រុងបាលស្ថិត (នគរូបាល)

1:100

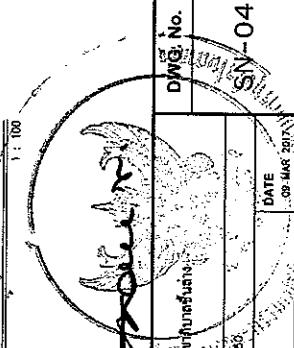

SCALE
V _____
CW _____
W _____
S _____

DWG. No.
S/N - 04

Co. Construction

Date
05 MAR 2018

DRAWN BY
.....

DESIGNER
.....

ARCHITECT
.....

ELECTRICAL
.....

SANITARY
.....

SCALE
1:50

DATE
.....

REVISION
No.

DESCRIPTION
.....

DATE
.....

PROJECT
.....

ARCHITECT
.....

OWNER
.....

LOCATION
.....

ENGINEER
.....


.....

.....

.....

.....

.....

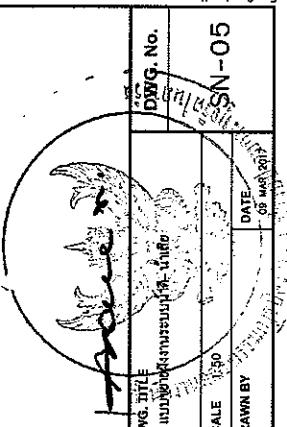

DWG. No.
SSN-05
DATE:
15 MAY 2013

ແບບພາຍໃຕ້ ຂອງຫຼາຍມາດ ແລະ ພະນັກງານລັບສິນ 1 (ນໍາໃຊ້)


SCALE 1 : 100

V ————— ພະນັກງານ
W ————— ພະນັກສັນ ^{*}
S ————— ພະນັກໄລຍະກາ


1 : 100

ແບບພາຍໃຕ້ ຂອງຫຼາຍມາດ ແລະ ພະນັກງານລັບສິນ 1 (ນໍາໃຊ້)

CW ————— ຜຳເປົດ

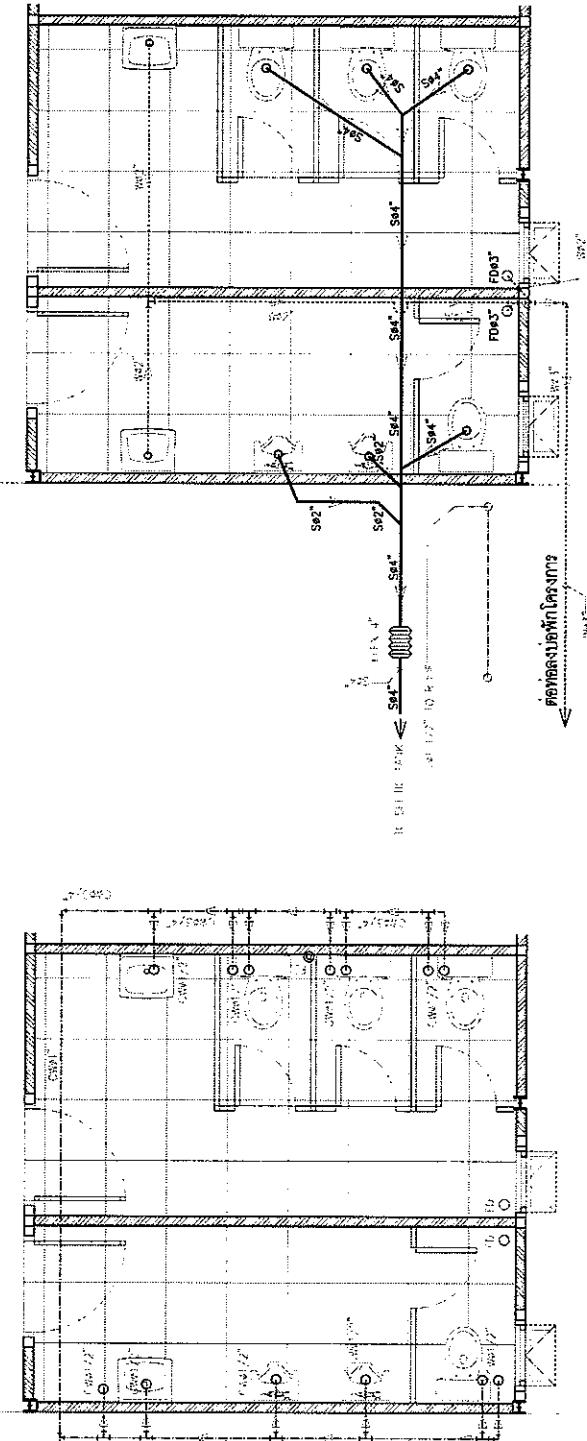

REVISION No.	DESCRIPTION	PROJECT NAME	ARCHITECT ນາງ ປິວະ ໂພນະພາບ ສ-ສດ 2172	ELECTRICAL ນາງ ຊາວ ນາງພັນທຸກ ກໍາ 931	
		ຄາຄາຮ່າງໝາງານ (ສ່ວນທ່ອນທີ່)			
		OWNER ນາງ ດິຈຸກທະນາຄານກົດລົມສູງ ຢົມສູງ ຖະໜານ	ENGINEER ນາງ ດິຈຸກທະນາຄານກົດລົມສູງ ຢົມສູງ ຖະໜານ	SANITARY ນາງ ດິຈຸກທະນາຄານກົດລົມສູງ ຢົມສູງ ຖະໜານ	LOCATION ນາງ ດິຈຸກທະນາຄານກົດລົມສູງ ຢົມສູງ ຖະໜານ

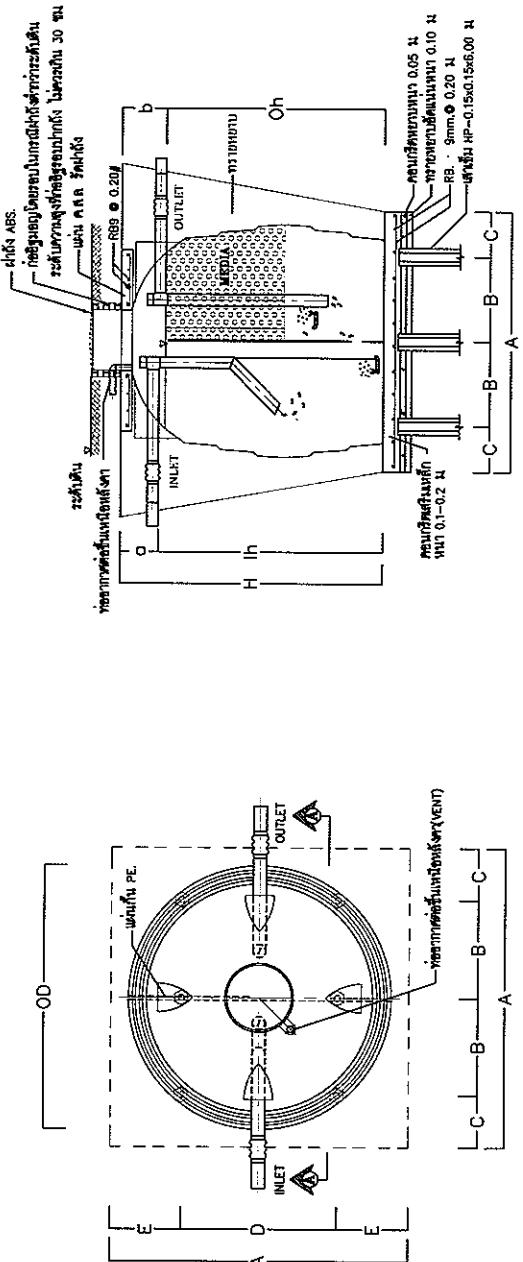

PLAN

SECTION

แบบรูปชุดของถังบีโอดีซัน อรุณรัตน์

มาตรฐาน แสดงถังบีโอดีซันรุ่น แบบรูปชุด (กม.)

BIO-SAN AERATION TANK

MODEL รุ่น	ขนาดถัง H	ระดับน้ำ lh	OD 945	OD 1150	D 305	B 1400	ขนาดฐาน			ห้องเผา ท่อเข้าออก	
							A	C	E		
BSA-800	1020	970	1200	280	330	1400	-	-	700	350	
BSA-1000	1160	1105	1392	280	330	1400	-	-	700	350	
BSA-1200	1240	1180	1430	250	310	1600	-	-	700	350	
BSA-1600	1670	1410	1350	1460	260	320	1700	-	-	800	400
BSA-2000	1880	1600	1540	1700	280	340	1900	700	250	900	500
BSA-4000	1910	1650	1590	1850	260	320	2090	750	295	1090	500
BSA-5000	2190	1930	1870	1920	260	320	2170	750	335	1010	580
BSA-6000	2330	1990	1930	2100	340	400	2300	750	400	1200	550

หมายเหตุ การใช้สำหรับกำลังงาน
รับน้ำเสียที่ไม่สามารถจัดการได้
ให้ติดตั้งท่อระบายน้ำ 30 ม.
และติดตั้งท่อระบายน้ำ 0.20 ม.
ท่อสูบน้ำ 0.02 ม.
ท่อสูบหัวดูด 0.05 ม.
ท่อสูบหัวดูด 0.10 ม.
ท่อสูบหัวดูด 0.20 ม.
ท่อสูบหัวดูด 0.20 ม.
ท่อสูบหัวดูด 0.15x0.15x0.06 ม.

หมายเหตุ การใช้สำหรับกำลังงาน
รับน้ำเสียที่ไม่สามารถจัดการได้
ให้ติดตั้งท่อระบายน้ำ 4 คู่
รุ่น 800 - 2000 ให้ติดตั้งท่อระบายน้ำ 4 คู่
รุ่น 3000 - 6000 ให้ติดตั้งท่อระบายน้ำ 6 คู่
การติดตั้งท่อระบายน้ำต้องติดตั้งท่อระบายน้ำ
ตามที่ระบุไว้ในแบบรูปชุดที่แนบมาด้วย

หมายเหตุ การใช้สำหรับกำลังงาน
รับน้ำเสียที่ไม่สามารถจัดการได้
ให้ติดตั้งท่อระบายน้ำ 4 คู่
รุ่น 800 - 2000 ให้ติดตั้งท่อระบายน้ำ 4 คู่
รุ่น 3000 - 6000 ให้ติดตั้งท่อระบายน้ำ 6 คู่
การติดตั้งท่อระบายน้ำต้องติดตั้งท่อระบายน้ำ
ตามที่ระบุไว้ในแบบรูปชุดที่แนบมาด้วย

PROJECT No.	อาคารสำนักงาน (ส่วนอุตสาหกรรม)			ARCHITECT นาย วิรุณ ใจฟื้นพากานต์ ๙-๘๓ ๒๗๒	ELECTRICAL นาย วิรุณ ใจฟื้นพากานต์ ๙-๘๓ ๒๗๒	DRAWN BY SANTHORN	DRAWN DATE 06 APR 2011	REVISED BY SANTHORN	REVISION DATE 06 APR 2011	DRAWN TITLE แบบรูปชุดของถังบีโอดีซัน	DWG. No. SN-06
DESCRIPTION				OWNER สำนักงานเขตพัฒนาเศรษฐกิจและสังคมภาคตะวันออก	LOCATION นราธิวาส ศรีจันท์ ๙๔๕	SCALE 1:50	DATE 06 APR 2011				